


- LEGENDA SIMBOLOGIA ANTINCENDIO**
- CARRELLO LINGUO SCHIUMOSOIO CON PULVERIZZATORE
  - ESTINTORE PORTATILE A POLVERE
  - ESTINTORE PORTATILE A CO2
  - ESTINTORE CARRELLO A POLVERE
  - IDIVANTE SOPRASSUOLO UNITO CON CASSETTA, MARCIETTA DA 30 METRI E LANCIA FRAZIONATRICE
  - PULSANTE ALLARME INCENDIO
  - PULSANTE SOAVICIO ELETTRICO
  - QUADRO ELETTRICO
  - SIRENA DI EMERGENZA ALLARME INCENDIO
  - USCITA DI SICUREZZA APRIBILE VERSO L'ESTERNO
  - LUCE DI EMERGENZA
  - VIA DI FUGA
  - PUNTO DI RITIRO

**PLANIMETRIA**  
Scale 1:200

- LEGENDA**
- ① PESA IN INGRESSO
  - ② CAPARRIONE 1 - LAVORAZIONE VPL
  - ③ CAPARRIONE 2 - LAVORAZIONE VPL-VL
  - ④ STOCCAGGI
  - ⑤ LINEA ACCESSORIA VAGLIATURA SOVALLI
  - ⑥ LINEA ACCESSORIA PULIZIA METALLI
  - ⑦ LINEA ACCESSORIA VAGLIATURA INERTI
  - ⑧ LINEA ACCESSORIA SELEZIONE VETRO
  - ⑨ AREA IMPIANTI ANTINCENDIO E DEPURAZIONE
  - ⑩ DEPOSITO RICAMBI ED ATTREZZI
  - ⑪ AREA COPERTA PER ANALISI CAMPIONI
  - ⑫ AREA BOX LOCALI DI SERVIZIO
  - ⑬ PESA IN USCITA
  - ⑭ IMPIANTO LAMINATE MEZZI IN USCITA

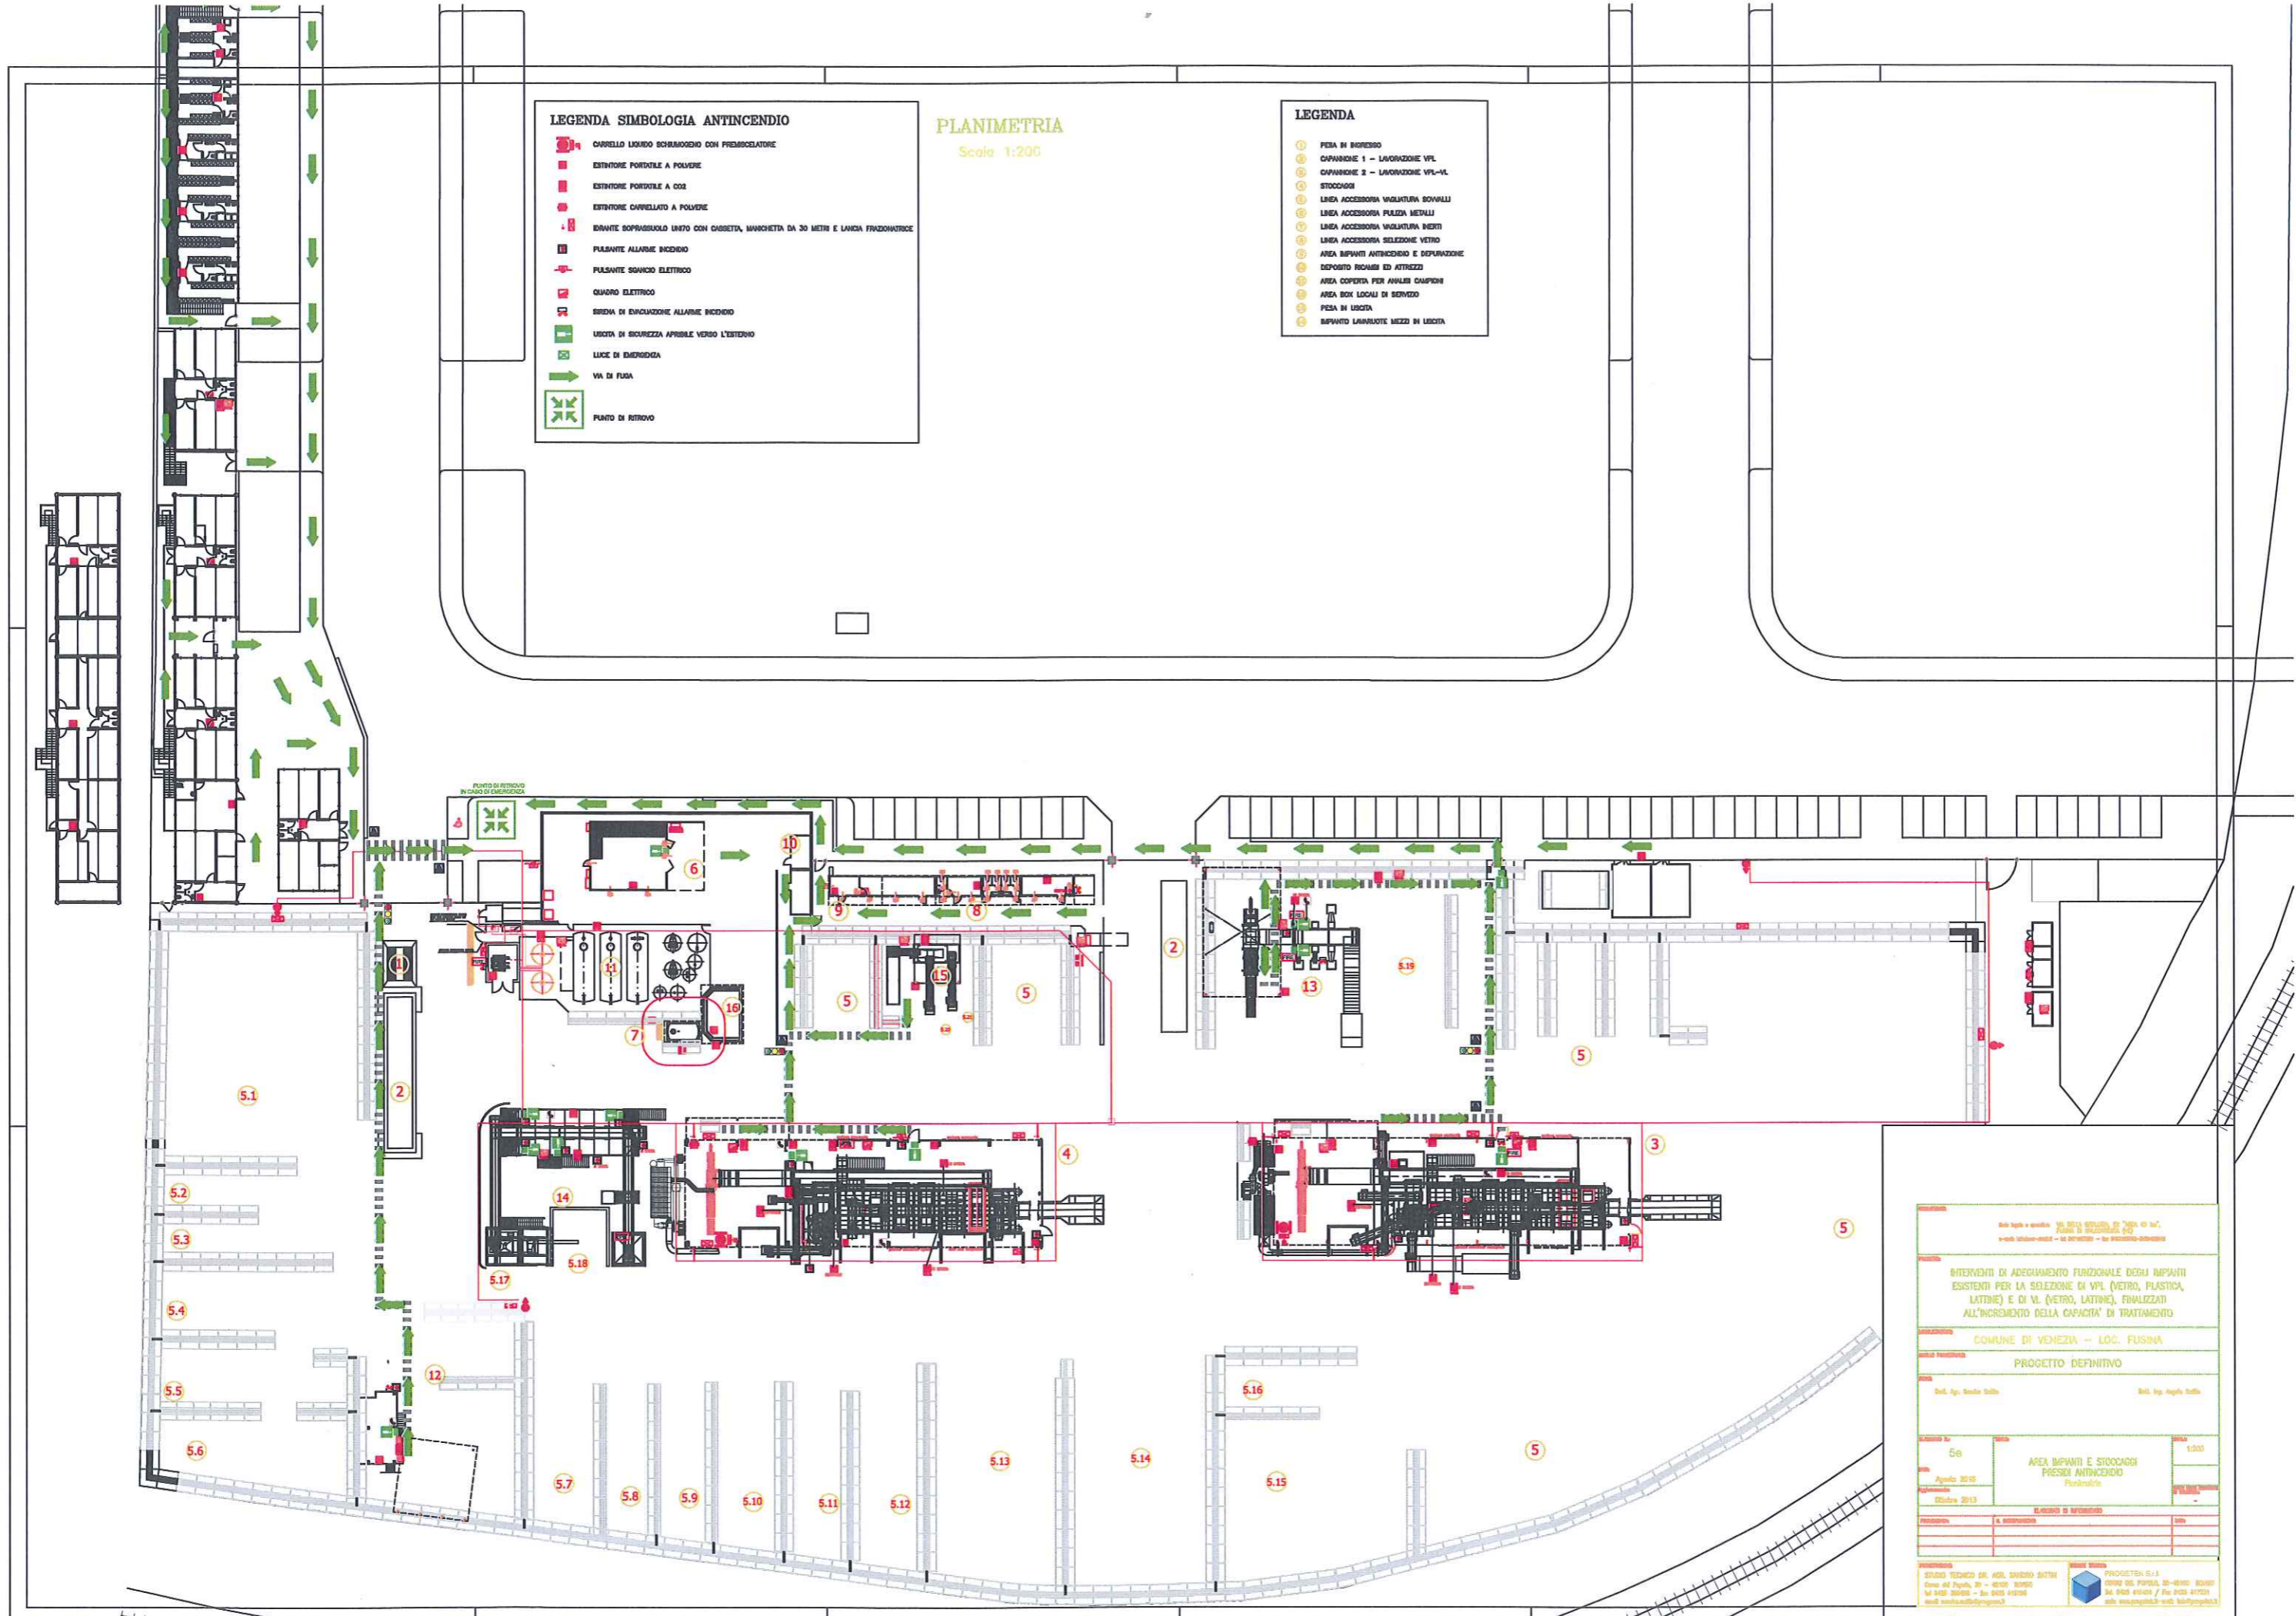

Data foglio e tavola: 05/01/2013  
 INTERVENTI DI ADEGUAMENTO FUNZIONALE DEGLI IMPIANTI ESISTENTI PER LA SELEZIONE DI VPL (VETRO, PLASTICA, LATTINE) E DI VL (VETRO, LATTINE), FINALIZZATI ALL'INCREMENTO DELLA CAPACITA' DI TRATTAMENTO  
 COMUNE DI VENEZIA - LOC. FUSINA  
 PROGETTO DEFINITIVO  
 AREA IMPIANTI E STOCCAGGI PRESSO ANTINCENDIO  
 FUSINA

Foglio n. 56 Data: Aprile 2013 Edizione: Ottobre 2013	Scala: 1:200 Titolo: AREA IMPIANTI E STOCCAGGI PRESSO ANTINCENDIO FUSINA
---	--

PROGETTO: STUDIO TECNICO DR. AGEL, STUDIO BATTINI  
 Corso del Popolo, 39 - 40139 BOLOGNA  
 Tel. 051 265656 - Fax 051 265658  
 Web: www.studioagel.it