




MONOBLOCCHI ARCHIVIO
PIANO TERRA

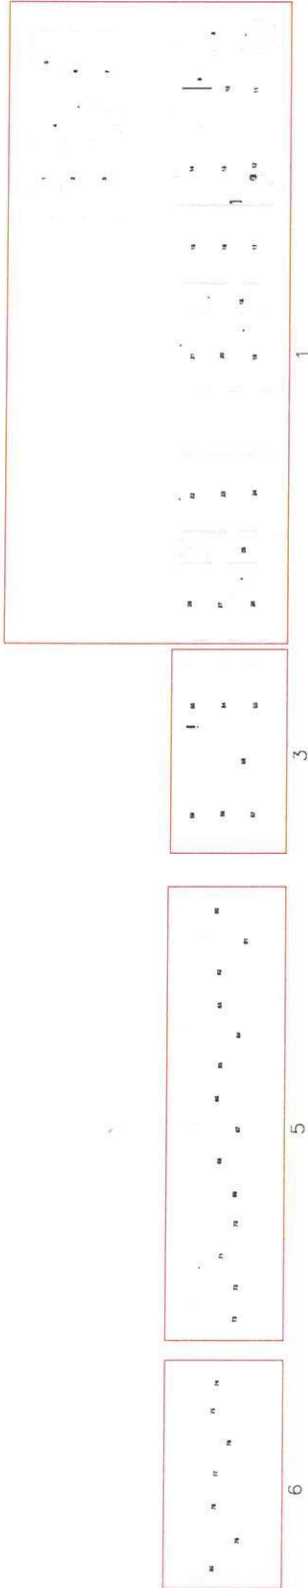


MONOBLOCCHI ARCHIVIO
PIANO PRIMO

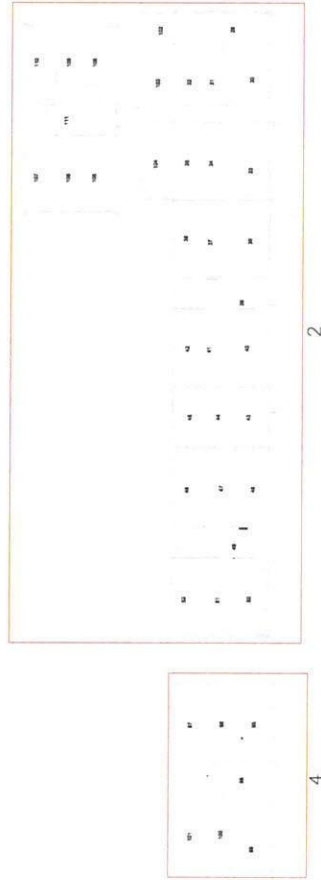

MONOBLOCCHI ARCHIVIO
PROSPETTO

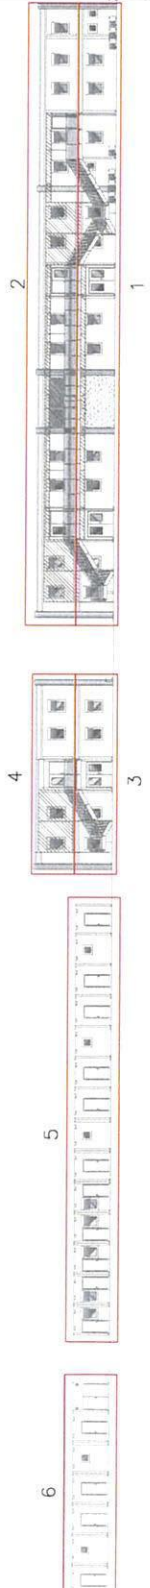

ZONA IN
EVIDENZA

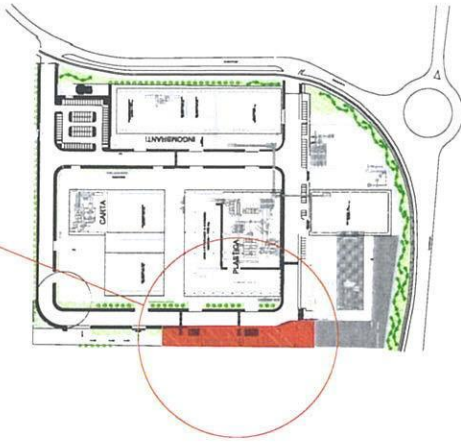

ZETAZstudio S.r.l.s. di Zanardo Roberto
Via Assaggiolo n.43/C - 30174 Mestre (Ve)
Tel. e Fax 041.5461807 - e mail: info@zetastudio.it - www.zetastudio.it

Ing. Alberto Runfola - tel. 329390715
Cognome dell'ingegnere che ha redatto il progetto
Autore degli studi di fattibilità ed urbanistica e di altri studi di settore


PROGETTO **ECO-RICICLI VERITAS srl**
Via della Costituzione, 10/A - 30138 Venezia (VE)
Ubicazione attività **COMUNE DI VENEZIA-MALCONTENTA**
ES 74/04 43/18

TAVOLA **01R**


PROGETTO	ECO-RICICLI VERITAS srl	DATA	20 Febbraio 2018
COMITANTE	ECO-RICICLI VERITAS srl	NOVA	1/200
UBICAZIONE ATTIVITA'	COMUNE DI VENEZIA-MALCONTENTA	PROGETTO	0272-0018C-01
LEGHE RAPPRESENTANTE			
OGGETTO	ECOSTRUTTO DI MARCHESE AREA 10/1A		
	IMPIANTO ELETTRICO ANTINCENDIO		
	SEZIONI E PARTICOLARI		
	MONOBLOCCHI PREFABRICATI		
Rev.	Data	Descrizione	Disegnato
00	24.11.2017	Prima Emersione	R.L.
01	20.02.2018	Rivedizione 01	M.L.
			A.R.
			R.Z.

È NELLA S. IMPIANTAZIONE E COMPLESSIONE A TITOLO DEL PERITORE EMBLEMA E PRESENTAZIONE AUTORIZZAZIONE DEL P. MUNITO (MANTO)

MONOBLOCCHI ARCHIVIO (BLOCCO "1" PIANO TERRA)

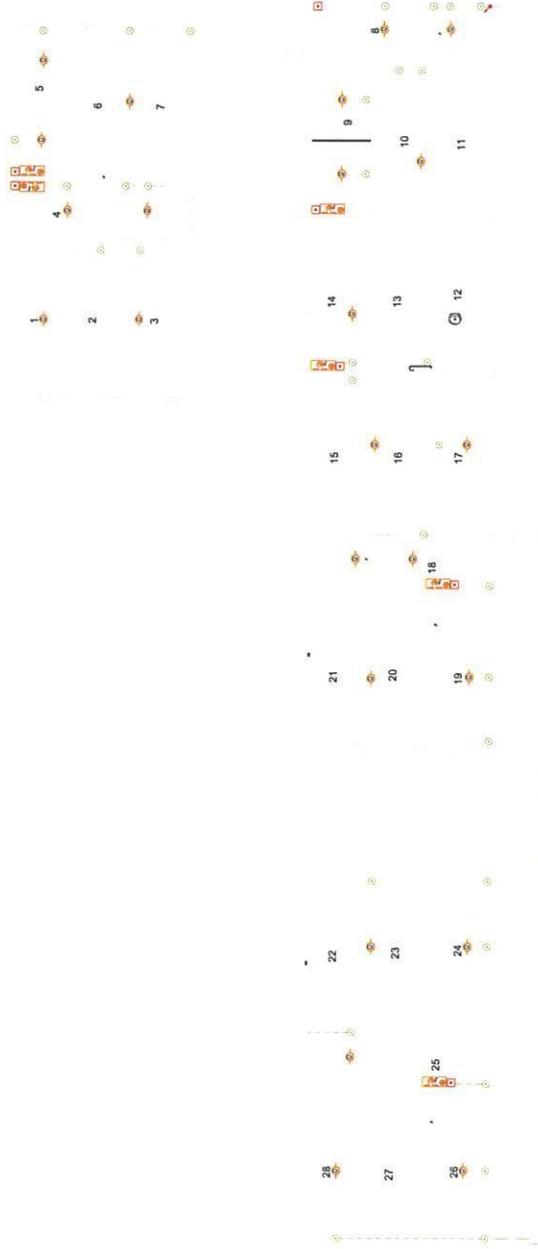

MONOBLOCCHI ARCHIVIO (BLOCCO "2" PIANO PRIMO)

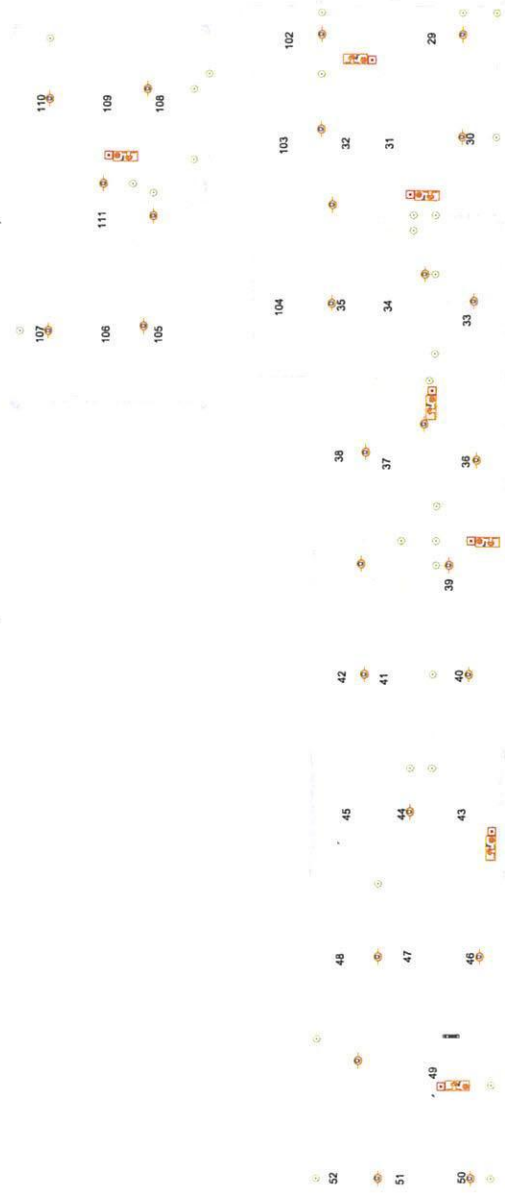

LEGENDA SIMBOLI

Simbolo	Descrizione
	Targa ottico-acustica allarme antincendio su loop
	Pulsante di allarme manuale per attivazione impianto allarme luminescente
	Rivelatore ottico di fumo
	Sirena da esterno
	Centrale rivelazione incendio
	Alimentatore antincendio
	Modulo di comando
	Scatola di derivazione
	Pozzetto con chiavino




ZETAstudio S.r.l.s. di Zinardo Roberto
Via Assigiano n.43/C - 30174 Mestre (Ve)
Tel. e Fax 041.5461807 - e mail: info@zetastudio.it - www.zetastudio.it

Ing. Alberto Runfoia - tel. 329346218
Via della Geologia - Area 43 n°1 - Marghera (VI)
C.A.P. 36100 - C.A.B. 0442


PRODOTTO	Comitabile: ECO-RICICLI VERITAS srl Via della Geologia - Area 43 n°1 - Marghera (VI)	1:1000			
UBICAZIONE	COMUNE DI VENEZIA-MALCONTENTA C.A.P. 30144				
Legge Regionale:					
OGGETTO	ECODIRETTIVA DI MARCHEMENA 10/10 IMPIANTO ELETTRICO ANTINCENDIO	DATA: 20 Febbraio 2018			
ELABORATO	RIVELAZIONE E SEGNALE INCENDI MONOBLOCCHI ARCHIVIO	SCALA: 1:100			
PRODOTTO DA	0272.001800201				
Rev.	Data	Descrizione	Disegnato	Controllo	Approvato
00	24.11.2017	Prima Emissione	A.R.	A.R.	R.Z.
01	26.02.2018	Revisione 01	A.R.	A.R.	R.Z.

MONOBLOCCHI ARCHIVIO (BLOCCO "3" PIANO TERRA)

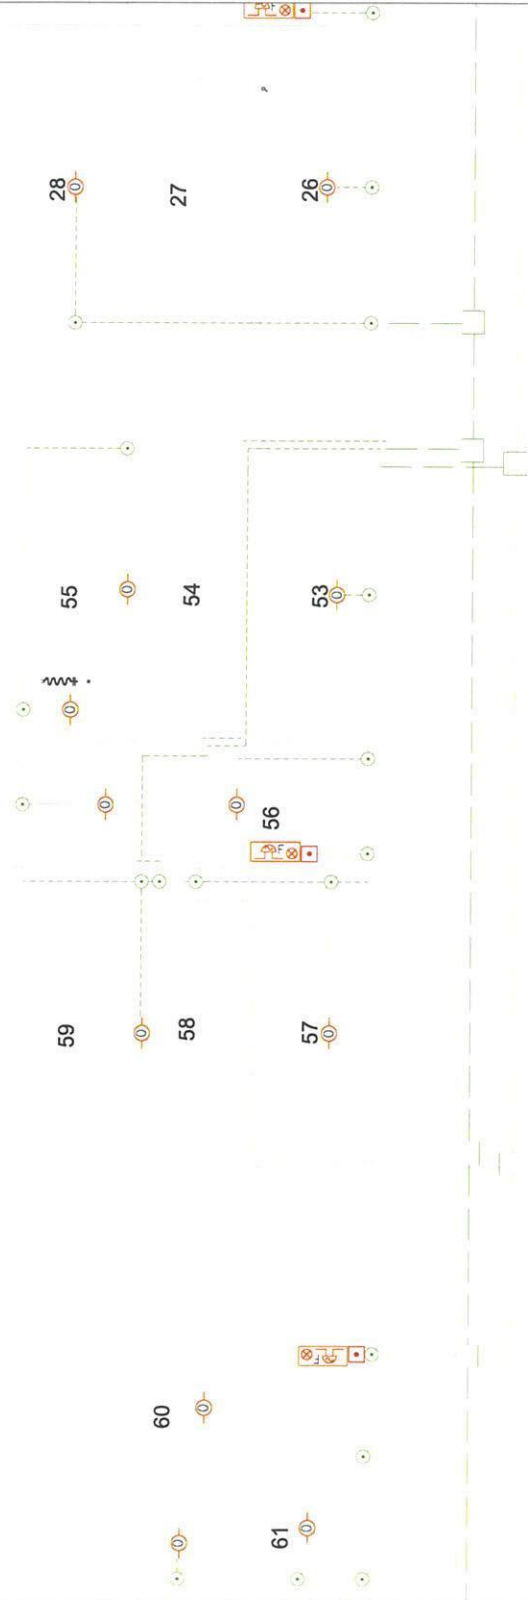

1:50

MONOBLOCCHI ARCHIVIO (BLOCCO "4" PIANO PRIMO)

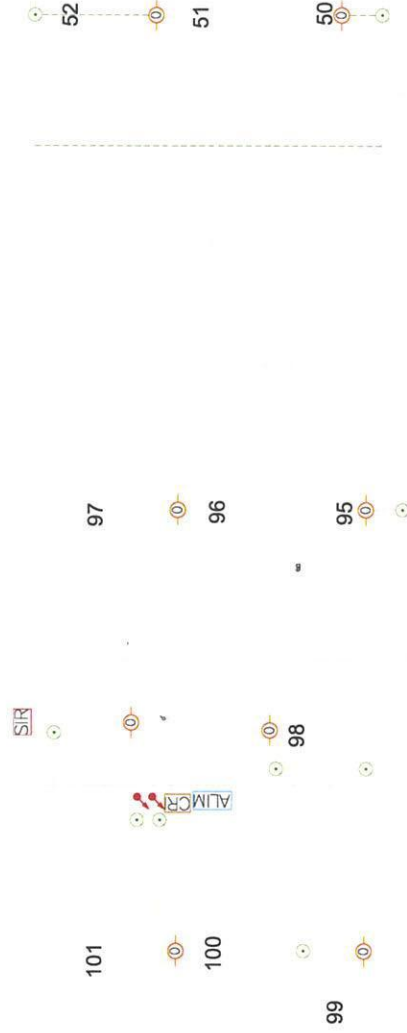

1:50

LEGENDA SIMBOLI

Simbolo	Descrizione
	Targa ottico-acustica allarme antincendio su loop
	Pulsante di allarme manuale per attivazione impianto allarme fumi/incendio
	Rivelatore ottico di fumo
	Sirena da esterno
	Centrale rivelazione incendio
	Alimentatore antincendio
	Modulo di comando
	Scatola di derivazione
	Pozzetto con chiavino



ZETA2 CONSULTING & PROJECTING STUDIO S.p.A.
Via Assigeano n.43/C - 30174 Mestre (Vv)
Tel. e Fax 041-5461807 - e mail: info@zeta2studio.it - www.zeta2studio.it

Ing. Alberto Runfoia - tel. 329340214
Città del Veneto - Via Venezia 10/11
Aut. Min. Reg. n. 10222/2009

PROGETTO Contrattile: **ECO-RICICLI VERITAS srl**
Via S. Maria Orto, 10/11 - 30138 Venezia (VE)
Ubicazione attività: **COMUNE DI VENEZIA-MALCONTENTA**
Legge Rappresentante: _____


03R

PROGETTO ECO-RICICLI VERITAS srl
COMUNE DI VENEZIA-MALCONTENTA
Legge Rappresentante: _____


Rev.	Data	Descrizione	Disegnato	Controllo	Approvato
01	24.11.2017	Prima Emissione	M.T.	A.R.	R.Z.
02	20.02.2018	Revisione 01	M.T.	A.R.	R.Z.

IN TUTTA LA SPERANZA DI COMPLETARE IL LAVORO IN TUTTA SCELTA SOTTO LA GUIDA E L'INTELLIGENTE SUPERVISIONE DEL T. VERITAS (AVVOCATO)

MONOBLOCCHI ARCHIVIO (BLOCCO "5" E "6")

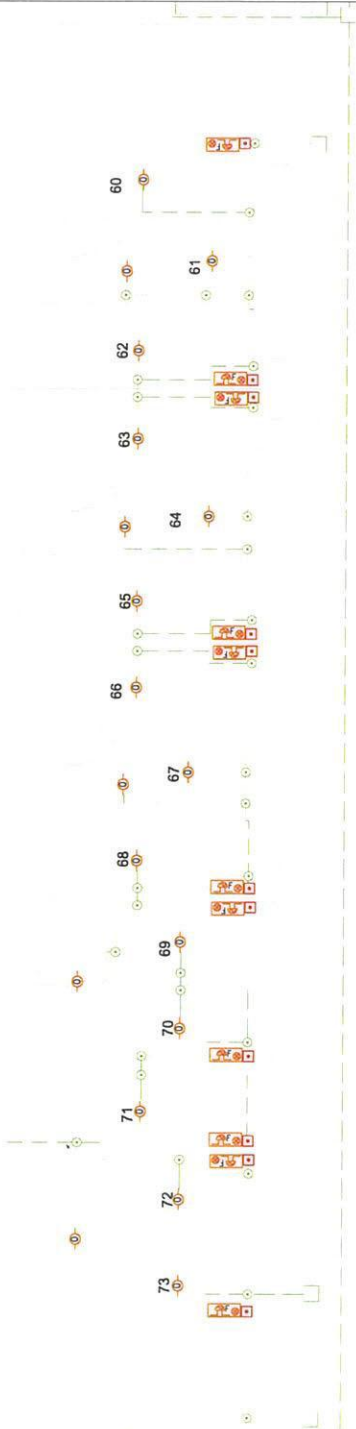

1:100

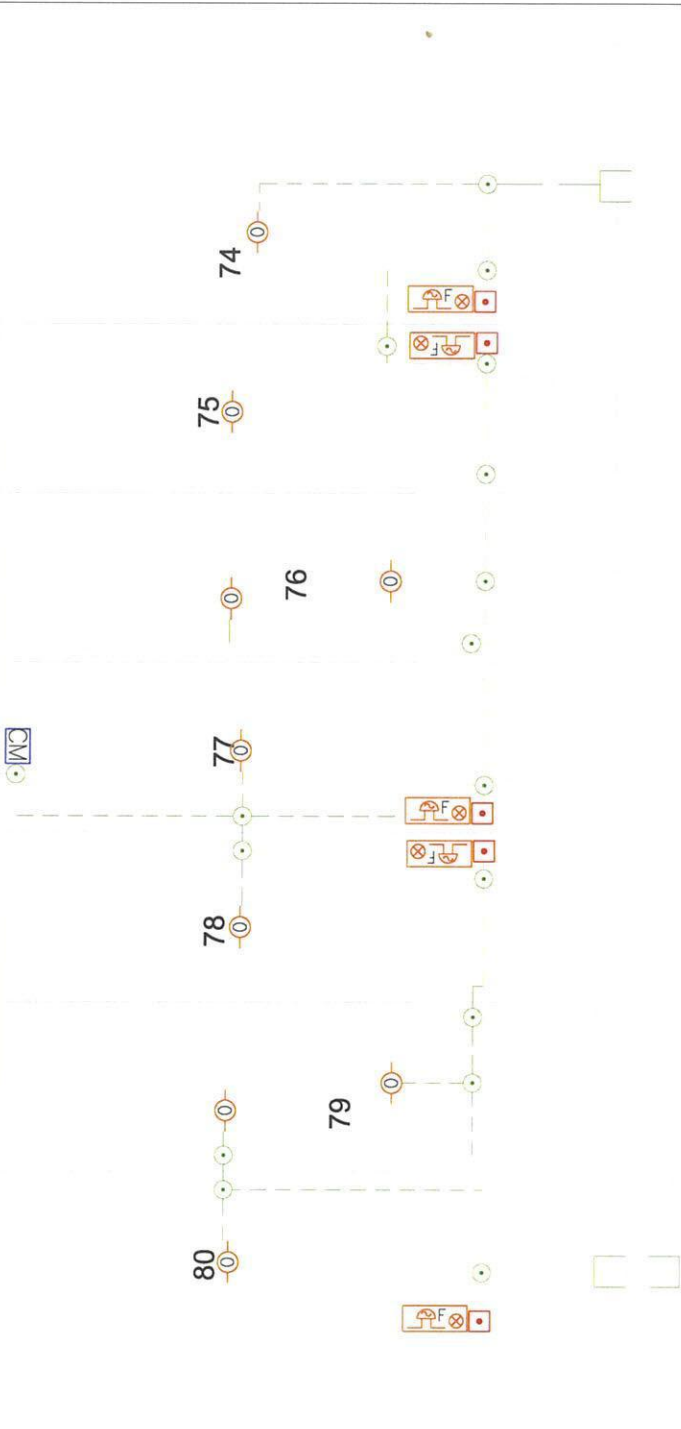

LEGENDA SIMBOLI

Simbolo	Descrizione
	Targa ottico-acustica allarme antincendio su loop
	Pulsante di allarme manuale per attivazione impianto allarme fumi/incendio
	Rivelatore ottico di fumo
	Sirena da esterno
	Centrale rivelazione incendio
	Alimentatore antincendio
	Modulo di comando
	Scatola di derivazione
	Pozzetto con chiusino



ZETA2studio S.a.s. di Zamarò Roberto
Via Asseggiano n.43/C - 30174 Mestre (Ve)
Tel. e Fax 041.5461807 - e-mail: info@zeta2studio.it - www.zeta2studio.it


Ing. Alberto Runfola - tel. 3293940716
Ordine degli Ingegneri della Provincia di Venezia (P.331)
Iscrizione negli elenchi del Ministero dell'Interno di cui alla legge n.531/94, con n. 10333332002

IL TECNICO

PROGETTO	TAVOLA				
Comititante: ECO-RICICLI VERITAS srl Via della Geologia, "Area 43 ha", Marghera (VE)	04R				
Ubicazione attività: COMUNE DI VENEZIA-MALCONTENTA Ex "Area 43 ha"	DATA	20 Febbraio 2018			
Legale Rappresentante:	SCALA	1:50			
OGGETTO	PRONTA VVF 0272-001RDC01				
ECONDIRITTO DI MARGHERA AREA 10 HA					
IMPIANTO ELETTRICO ANTINCENDIO					
ELABORATO RIVELAZIONE/SEGNALAZIONE INCENDI E SEZIONE MONOBLOCCHI PREFABBRICATI					
Rev.	Data	Descrizione	Disegnato	Controllo	Approvato
00	24.11.2017	Prima Emissione	M.T.	A.R.	R.Z.
01	20.02.2018	Revisione 01	M.T.	A.R.	R.Z.

E' VIETATA LA RIPRODUZIONE O COMUNICAZIONE A TERZI DEL PRESENTE ELABORATO SENZA ESPRESSA E PREVENTIVA AUTORIZZAZIONE DEL P. INGEGNERE ZAMARÒ ROBERTO

CIRCUITO ELETTRICO

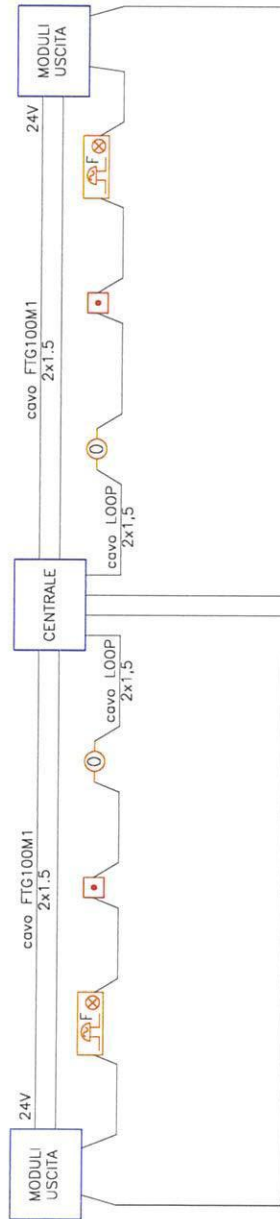

ZETA2studio S.p.A.s. di Zanardo Roberto
 Via Asseglino n.43/C - 30174 Mestre (Ve)
 Tel. e Fax 041-5461807 - e-mail: info@zeta2studio.it - www.zeta2studio.it

Ing. Alberto Runfola - tel. 393940716
 Data del progetto: 24/11/2017
 Data del disegno: 20/02/2018

PROGETTO	ECO-RICICLI VERITAS srl Via della Geologia, "Area 43 ha", Marghera (VE)	TAVOLA	05R
COMMITTENTE	COMUNE DI VENEZIA-MALCONTENTA Ex "Area 43 ha"	DATA	20 Febbraio 2018
UBICAZIONE ATTIVITÀ	Legale Rappresentante:	SCALA	1:50
OGGETTO	ECODISTRETTO DI MARGHERA AREA 10 HA IMPIANTO ELETTRICO ANTINCENDIO	PRATICA VVF	0272-001RDCR01
SUBORDINATO	SCHEMA ELETTRICO SU LOOP RIVELAZIONE E SEGNALAZIONE INCENDI NON RIBOLLUCENTI PER FASIRISGATI		

Rev.	Data	Descrizione	Disegnato	Controllo	Approvato
00	24/11/2017	Prima Emissione	M.T.	A.R.	R.Z.
01	20/02/2018	Ritirazione 01	M.T.	A.R.	R.Z.

E' VIETATA LA RIPRODUZIONE O COMUNICAZIONE A TERZI DEL PRESENTE ELABORATO SENZA ESPRESSA E INVIATA AUTORIZZAZIONE DEL P. INGEGNERO ZANARDO